



PLANTA BAIXA – TÉRREO
ESC.: 1/50

LEGENDA ELÉTRICA	
	INTERRUPTOR DE UMA OU MAIS SEÇÕES
	TOMADA DE USO GERAL BAIXA
	TOMADA DUPLA DE USO GERAL BAIXA
	TOMADA DE USO GERAL MÉDIA
	TOMADA DUPLA DE USO GERAL MÉDIA
	TOMADA DE USO GERAL ALTA
	PONTO DE ANTENA TV COMUM / A CABO
	TOMADA PARA AR CONDICIONADO
	QUADRO DE DISTRIBUIÇÃO DE ENERGIA
	PONTO DE ILUMINAÇÃO

- OBSERVAÇÕES:
- OBS 1: TODAS AS COTAS SAO PARA OS EIXOS DAS CAIXAS;
- OBS 2: SEGUIR AS SEGUINTES ALTURAS:
- H= 0,30m
 - H= 1,20m
 - H= 2,00m
- OBS 3: TODAS AS CAIXAS DE INTERRUPTORES DEVEM SER INSTALADAS VERTICALMENTE.
- OBS 4: TODAS AS CAIXAS DE TOMADAS DEVEM SER INSTALADAS HORIZONTALMENTE, COM EXCESSÃO DAS ESPECIFICADAS.
- OBS 5: COMPATIBILIZAR COM O RESPONSÁVEL OS PONTOS EXISTENTES E OS PONTOS QUE ESTÃO SENDO PROPOSTOS EM PROJETO.

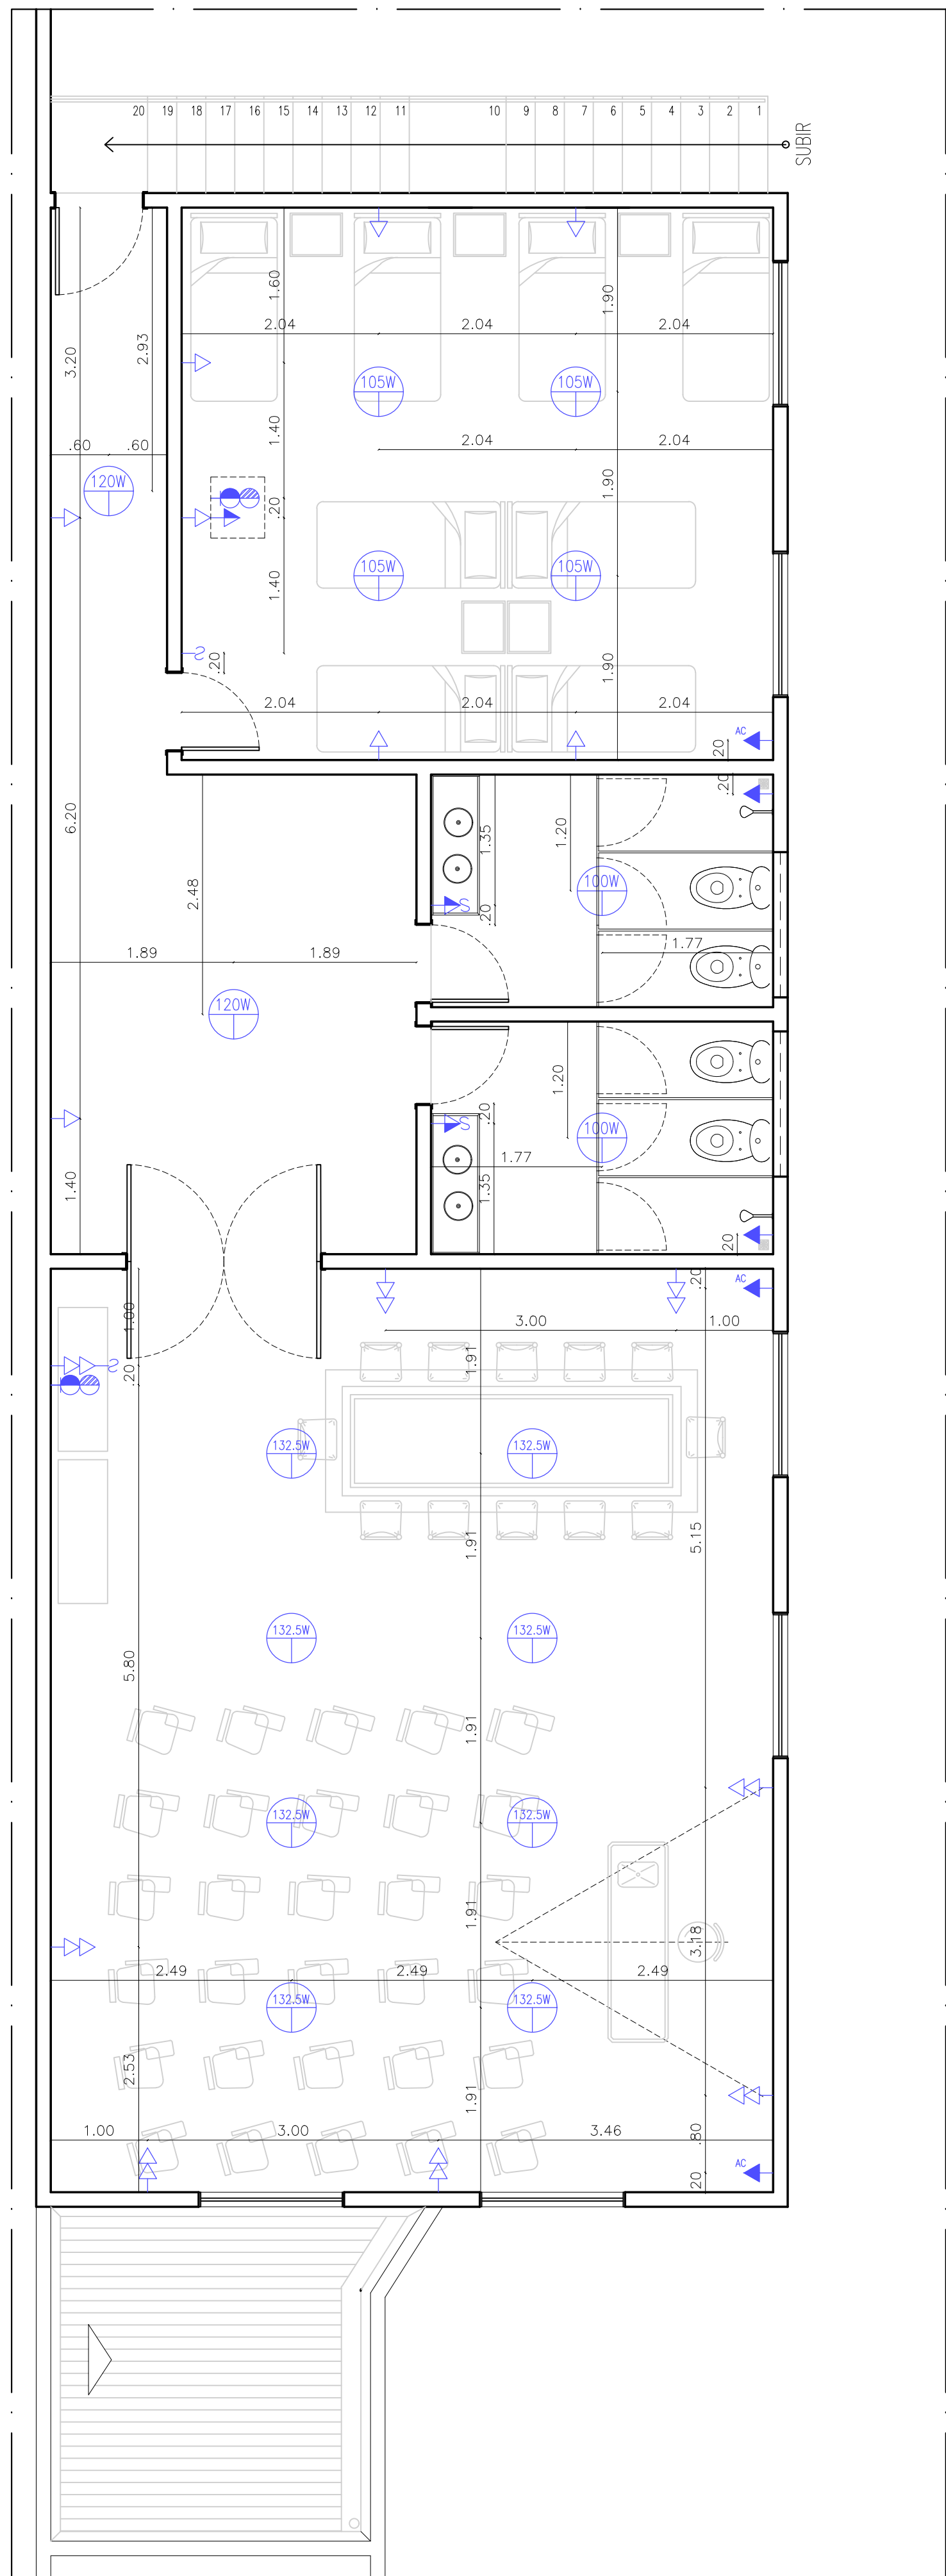

PLANTA BAIXA – 1ºPAV
ESC.: 1/50

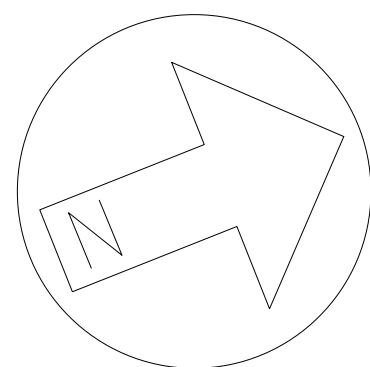



Prefeitura do

PAUDALHO

PREFEITURA MUNICIPAL DO PAUDALHO
Construindo um novo amanhã

Secretaria de Obras e serviços urbanos
BR 408, Km 76,Chô de Capoeira

PROJETO PARA CONSTRUÇÃO DE COZINHA HOSPITALAR, NO HOSPITAL GERAL DO PAUDALHO, BAIRRO DE ASA BRANCA - PAUDALHO - PE.

Prancha n°:
01/01
EXECUTIVO

Áreas:

PLANTA BAIXA - ELÉTRICA

Escala: 1/50

Data: Maio de 2021

Arq. Colaborador:
Desenho: Antonio Braz

Prefeito: Marcello Fuchs Campos Gouveia

Projeto:

- Conferir cotas no local da obra e em caso de dúvidas e ou diferenças de medidas, consultar arquiteta antes de executar projeto.
- Todas as medidas utilizadas estão em metros.
- Sistema coordenadas SIRGAS datum, UTM Zone 25S; Brasil east of 36d West